

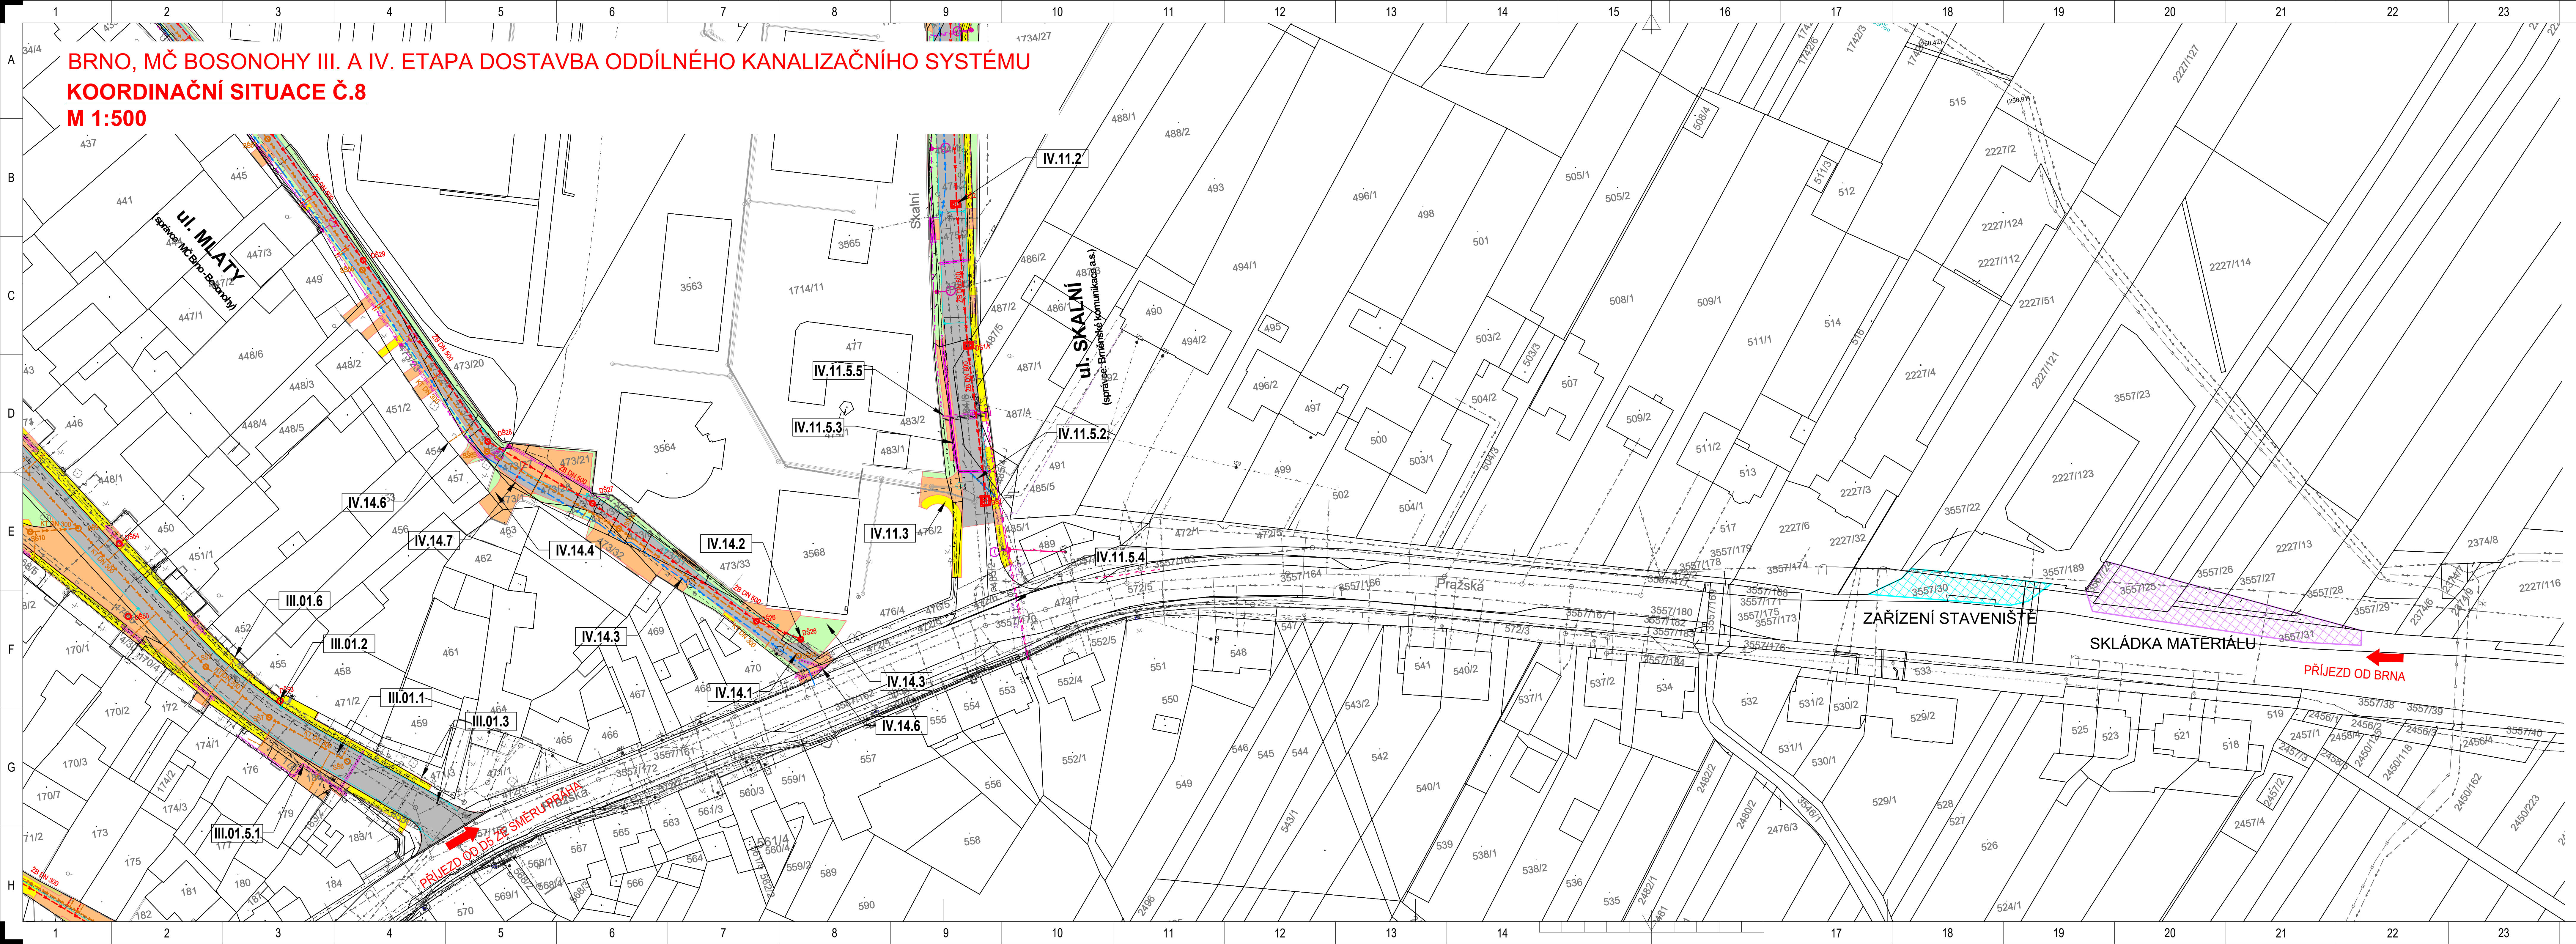


**BRNO, MČ BOSONOHY III. A IV. ETAPA DOSTAVBA ODDÍLNÉHO KANALIZAČNÍHO SYSTÉMU**  
**KOORDINAČNÍ SITUACE Č.8**  
**M 1:500**

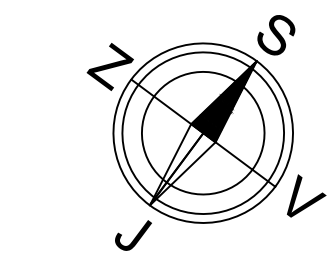

- STÁVAJÍCÍ SÍŤE**
- KANALIZACE SPLAŠKOVÁ
  - KANALIZACE DEŠTOVÁ
  - VODOVOD
  - PLYNOVOD NTL
  - PLYNOVOD STL
  - SILNOPROUD NN NADZEMNÍ
  - SILNOPROUD NN PODZEMNÍ
  - SILNOPROUD VN NADZEMNÍ
  - SILNOPROUD VN KABEL
  - SĎĚLOVACÍ VEDENÍ
  - VEREJNÉ OSVĚTLENÍ
- NAVRHOVANÉ SÍŤE**
- KANALIZACE SPLAŠKOVÁ
  - KANALIZACE DEŠTOVÁ
  - VODOVOD
  - ODVODNĚNÍ KOMUNIKACÍ
  - PLYNOVOD NTL
  - PLYNOVOD STL
  - VEREJNÉ OSVĚTLENÍ + CHRÁŇNÍKY
  - SILNOPROUD NN
  - SĎĚLOVACÍ VEDENÍ + CHRÁŇNÍKY
  - ZAFUKÁNÍ STÁVAJÍCÍ KANALIZACE
  - VYKOPÁNÍ STÁVAJÍCÍ KANALIZACE
  - TRATIVOD
  - OPLOČENÍ PŘELOŽKA

- LEGENDA NAVRŽENÝCH PLOCHŮ:**
- NAVRŽENÉ ŽIVIČNÉ PLOCHY
  - NAVRŽENÉ DLÁŽDENÉ PLOCHY - POJÍZDĚI
  - NAVRŽENÉ DLÁŽDENÉ PLOCHY - CHODNÍK
  - OHUMUSOVANÉ ZATRAVNĚNÉ PLOCHY
  - NAVRŽENÉ PLOCHY Z KAMENIVA (KAČÍŘE)
  - OHUMUSOVANÉ ZATRAVNĚNÉ PLOCHY
- STAVBA JINÉHO INVESTORA
- ZAŘÍZENÍ STAVENIŠTĚ
- SKLÁDKA MATERIÁLU

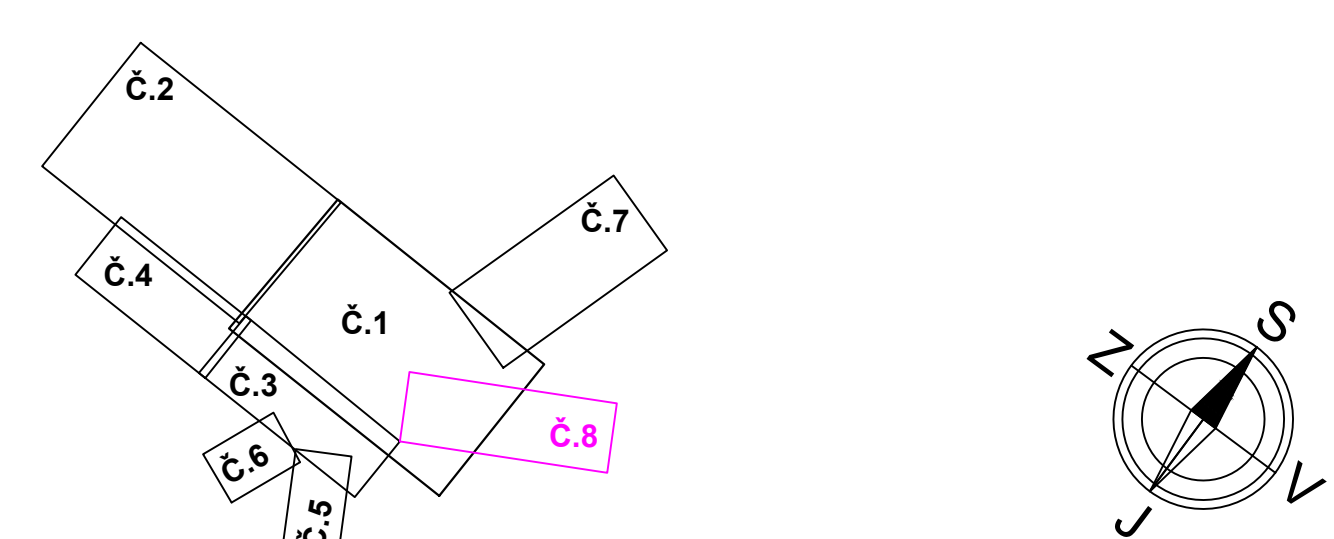

Investor: **STATUTÁRNÍ MĚSTO BRNO**  
 Domínkánské náměstí 196/1  
 602 00 Brno

Zhotovitel: **Valbek, spol. s r.o., středisko Ústí**  
 Děčínská 717/21  
 400 03 Ústí nad Labem

	Vypracoval: Ing. Lucie Krupčíková Zodp. projektant: Ing. Lucie Krupčíková Tech. kontrola: Ing. Jaromír Drašar Akce: <b>BRNO MČ BOSONOHY III. A IV. ETAPA DOSTAVBA ODDÍLNÉHO KANALIZAČNÍHO SYSTÉMU</b>	Zak. číslo: 15UL01013 Datum: 03/2017 Stupeň: DSP/PDPS Počet formátů: 8 x A4 Měřítko: 1:500 Č. přílohy: Paré
Zhotovitel: Valbek, spol. s r.o., středisko Písek Písecká 1202/11 390 00 Písek	Příloha: <b>KOORDINAČNÍ SITUACE Č.8</b>	<b>C.9</b>