

BRNO, MČ BOSONOHY III. A IV. ETAPA DOSTAVBA ODDÍLNÉHO KANALIZAČNÍHO SYSTÉMU
KOORDINAČNÍ SITUACE Č.4
M 1:500


SO III	III.etapa	SO IV	IV.etapa
SO III.01	Bosonožské nám.	SO IV.01	ulice U smýčky
DSO III.01.1	Splásková kanalizace	DSO IV.01.1	Splásková kanalizace
DSO III.01.2	Rekonstrukce dešťové kanalizace	DSO IV.01.2	Rekonstrukce dešťové kanalizace
DSO III.01.3	Komunikace	DSO IV.01.3	Komunikace
DSO III.01.4	Veřejné osvětlení	DSO IV.01.4	Veřejné osvětlení
DSO III.01.5	Přeložky inženýrských sítí	DSO IV.01.5	Spláskové kanalizační přípojky
DSO III.01.5.1	Přeložka sdělovacích kabelů	DSO IV.01.5.1	Rekonstrukce dešťových kanalizačních přípojek
DSO III.01.5.2	Přeložka sítí NN	DSO IV.01.6	ulice Pražáků
DSO III.01.6	Spláskové kanalizační přípojky	DSO IV.02.1	Komunikace
DSO III.01.7	Rekonstrukce dešťových kanalizačních přípojek	DSO IV.02.2	Spláskové kanalizační přípojky
SO III.02	ulice Práma	DSO IV.02.3	Spláskové kanalizační přípojky
DSO III.02.1	Splásková kanalizace	DSO IV.02.4	Rekonstrukce dešťových kanalizačních přípojek
DSO III.02.2	Rekonstrukce dešťové kanalizace	SO IV.03	ulice Pračata
DSO III.02.3	Komunikace	DSO IV.03.1	Splásková kanalizace
DSO III.02.4	Veřejné osvětlení	DSO IV.03.2	Rekonstrukce dešťové kanalizace
DSO III.02.5	Přeložka sdělovacího kabelu	DSO IV.03.3	Rekonstrukce vodovodu
DSO III.02.6	Spláskové kanalizační přípojky	DSO IV.03.4	Komunikace
DSO III.02.7	Rekonstrukce dešťových kanalizačních přípojek	DSO IV.03.5	Přeložka sdělovacích kabelů
SO III.03	ulice Zrázná	DSO IV.03.6	Spláskové kanalizační přípojky
DSO III.03.1	Splásková kanalizace	DSO IV.03.7	Rekonstrukce dešťových kanalizačních přípojek
DSO III.03.2	Komunikace	SO IV.04	ulice Vzhledná
DSO III.03.3	Přeložky inženýrských sítí	DSO IV.04.1	Splásková kanalizace
DSO III.03.3.1	Přeložka sdělovacích kabelů	DSO IV.04.2	Rekonstrukce dešťové kanalizace
DSO III.03.3.2	Přeložka kabelů NN	DSO IV.04.3	Rekonstrukce vodovodu
DSO III.03.4	Rekonstrukce dešťové kanalizace	DSO IV.04.4	Komunikace
DSO III.03.5	Rekonstrukce vodovodu	DSO IV.04.5	Přeložka sdělovacích kabelů
DSO III.03.6	Spláskové kanalizační přípojky	DSO IV.04.6	Spláskové kanalizační přípojky
DSO III.03.7	Rekonstrukce dešťových kanalizačních přípojek	DSO IV.04.7	Rekonstrukce dešťových kanalizačních přípojek
SO III.04	ulice Rušná	SO IV.05	ulice Vrchní
DSO III.04.1	Splásková kanalizace	DSO IV.05.1	Splásková kanalizace
DSO III.04.2	Rekonstrukce dešťové kanalizace	DSO IV.05.2	Obnova povrchu - součást kanalizace
DSO III.04.3	Rekonstrukce vodovodu	DSO IV.05.3	Spláskové kanalizační přípojky
DSO III.04.4	Komunikace	SO IV.06	ulice Hořtická
DSO III.04.5	Přeložka sdělovacích kabelů	DSO IV.06.1	Splásková kanalizace
DSO III.04.6	Spláskové kanalizační přípojky	DSO IV.06.2	Rekonstrukce dešťové kanalizace
DSO III.04.7	Rekonstrukce dešťových kanalizačních přípojek	DSO IV.06.3	Rekonstrukce vodovodu
SO III.05	ulice Vrbná	DSO IV.06.4	Komunikace
DSO III.05.1	Splásková kanalizace	DSO IV.06.5	Přeložka sdělovacích kabelů
DSO III.05.2	Rekonstrukce dešťové kanalizace	DSO IV.06.6	Spláskové kanalizační přípojky
DSO III.05.3	Komunikace	DSO III.11	ulice Projední
DSO III.05.4	Přeložka plynu	DSO III.11.1	Splásková kanalizace
DSO III.05.5	Spláskové kanalizační přípojky	DSO III.11.2	Rekonstrukce dešťové kanalizace
DSO III.05.6	Rekonstrukce dešťových kanalizačních přípojek	DSO III.11.3	Přeložka vodovodu
SO III.06	ulice Za vojedjem	DSO III.11.4	Komunikace
DSO III.06.1	Splásková kanalizace	DSO III.11.5	Spláskové kanalizační přípojky
DSO III.06.2	Rekonstrukce dešťové kanalizace	DSO III.11.6	Rekonstrukce dešťových kanalizačních přípojek
DSO III.06.3	Přeložka vodovodu	SO III.12	ulice Věžecká
DSO III.06.4	Komunikace	DSO III.12.1	Splásková kanalizace
DSO III.06.5	Přeložka sdělovacích kabelů	DSO III.12.2	Rekonstrukce dešťové kanalizace
DSO III.06.6	Spláskové kanalizační přípojky	DSO III.12.3	Rekonstrukce vodovodu
DSO III.06.7	Rekonstrukce dešťových kanalizačních přípojek	DSO III.12.4	Komunikace
SO III.13	ulice U smýčky	DSO III.12.5	Spláskové kanalizační přípojky
DSO III.13.1	Rekonstrukce dešťové kanalizace	DSO III.12.6	Rekonstrukce dešťových kanalizačních přípojek
DSO III.13.2	Přeložky inženýrských sítí	SO III.13	ulice U smýčky
DSO III.13.2.1	Přeložky plynu	DSO III.13.1	Splásková kanalizace
DSO III.13.2.2	Přeložka nadzemních kabelů NN a VO	DSO III.13.2	Rekonstrukce dešťové kanalizace
DSO III.13.3	Rekonstrukce dešťových kanalizačních přípojek	DSO III.13.3	Rekonstrukce dešťových kanalizačních přípojek

OBJEKTY PODLEŽÍCÍ STAVĚNÍMU POVOLENÍ
OBJEKTY POVOLENÉ ÚR

STÁVAJÍCÍ SÍŤE	NAVHRVÁJÍCÍ SÍŤE
--- KANALIZACE SPLÁSKOVÁ	--- KANALIZACE SPLÁSKOVÁ
--- KANALIZACE DEŠŤOVÁ	--- KANALIZACE DEŠŤOVÁ
--- VODOVOD	--- VODOVOD
--- PLYNOVOD NTL	--- PLYNOVOD NTL
--- PLYNOVOD STL	--- PLYNOVOD STL
--- SILNOPROUD NN NADZEMNÍ	--- VEŘEJNÉ OSVĚTLENÍ + CHRÁNIČKY
--- SILNOPROUD NN PODZEMNÍ	--- SILNOPROUD NN
--- SILNOPROUD VN NADZEMNÍ	--- SĎĚLOVACÍ VEDENÍ + CHRÁNIČKY
--- SILNOPROUD VN KABEL	--- ZAFOUKÁNÍ STÁVAJÍCÍ KANALIZACE
--- SĎĚLOVACÍ VEDENÍ	--- VYKOPÁNÍ STÁVAJÍCÍ KANALIZACE
--- VEŘEJNÉ OSVĚTLENÍ	--- TRATIVOD
	--- OPLOČENÍ PŘELOŽKA
	--- KOMUNIKACE

LEGENDA NAVRŽENÝCH POVRCHŮ:

- NAVŘENÉ ŽIVIČNÉ PLOCHY
- NAVŘENÉ DLÁŽĚNÉ PLOCHY - POUIŽENÉ
- NAVŘENÉ DLÁŽĚNÉ PLOCHY - CHODNIKY
- OHUMISOVANÉ ZATRVANĚNÉ PLOCHY
- NAVŘENÉ PLOCHY Z KAMENIVA (KACÍREK, S)
- OHUMISOVANÉ ZATRVANĚNÉ PLOCHY

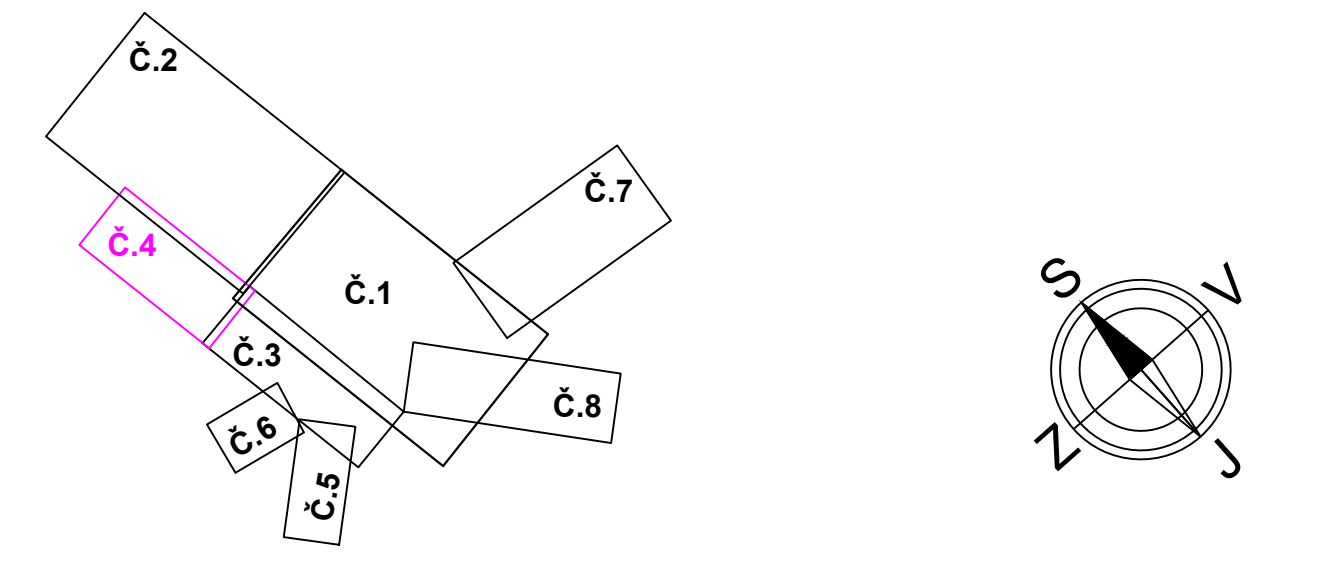

STATUTÁRNÍ MĚSTO BRNO
 Dominikánské náměstí 196/1
 602 00 Brno

Investor: EVROPSKÁ UNIE
 Fond soudržnosti
 Operační program Životní prostředí

Zhotovitel: Valbek, spol. s r.o., středisko Ústí
 Děčínská 717/21
 400 03 Ústí nad Labem

Projekční tým:
 Vypracoval: Ing. Lucie Krupáková
 Zlep. projektant: Ing. Lucie Krupáková
 Tech. kontrola: Ing. Jaromír Drašar
 Akce: BRNO MČ BOSONOHY III. A IV. ETAPA DOSTAVBA ODDÍLNÉHO KANALIZAČNÍHO SYSTÉMU

Zak. číslo: 15UL01013
 Datum: 03/2017
 Stupeň: DSP/PPPS
 Počet formátů: 10 x A4
 Měřítko: 1:500
 Č. přílohy: Paré

Příloha: KOORDINAČNÍ SITUACE Č.4

Ing. Jaromír Drašar