


BRNO, MČ BOSONOHY III. A IV. ETAPA DOSTAVBA ODDÍLNÉHO KANALIZAČNÍHO SYSTÉMU
KOORDINAČNÍ SITUACE Č. 7
M 1:500

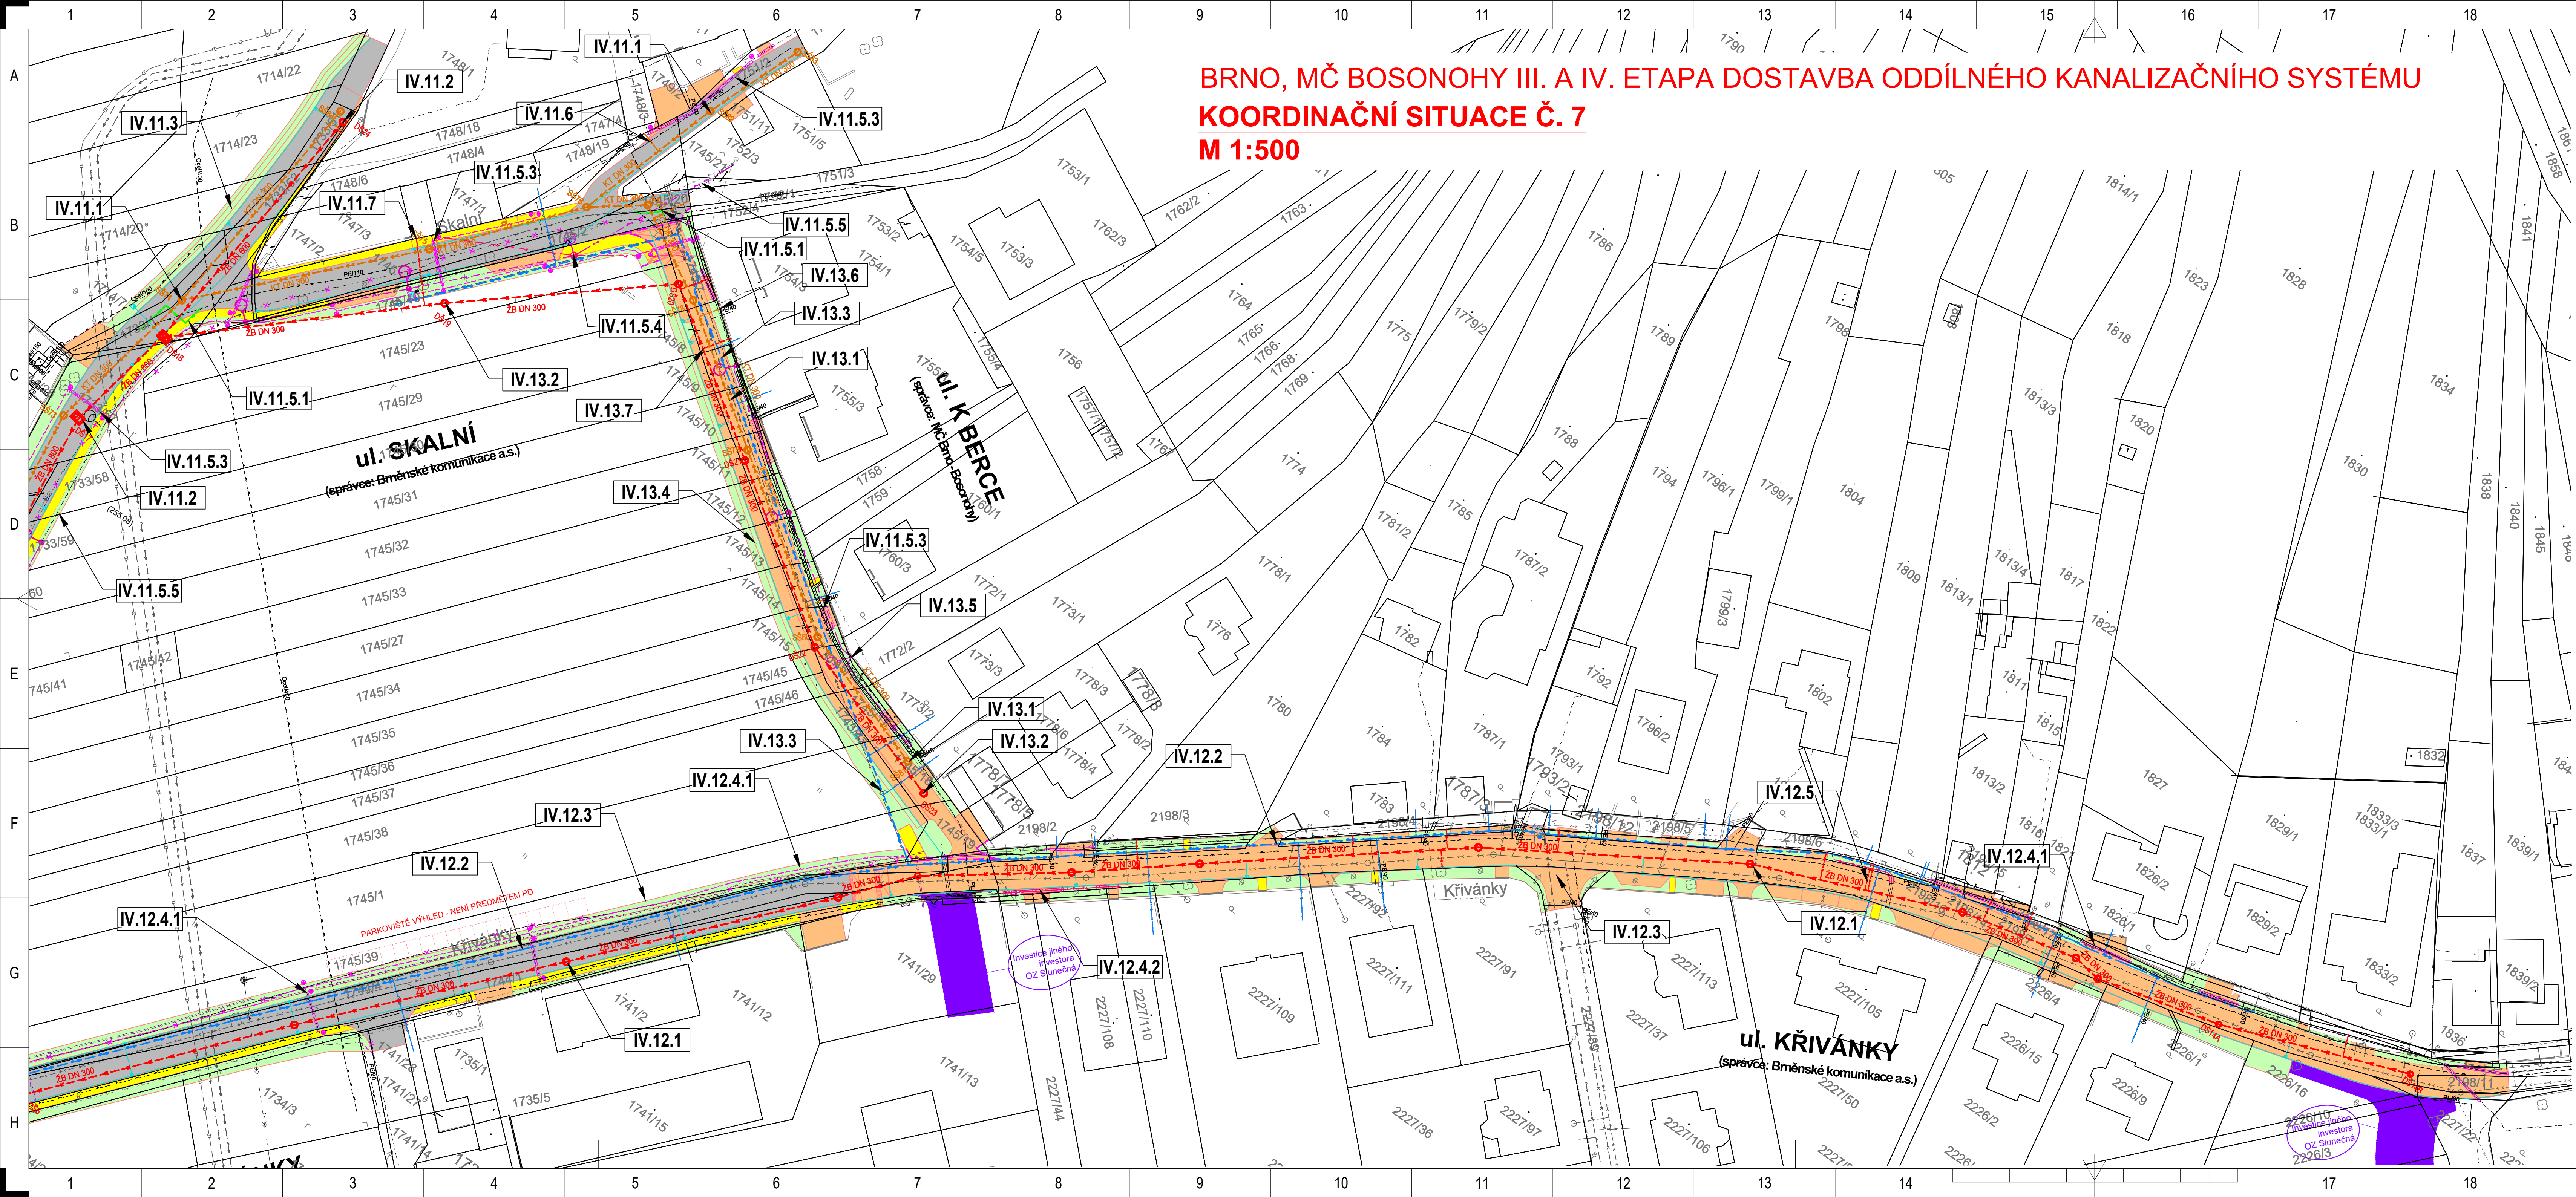

SO III III. etapa


SO III.01 Bosonožské nám.	SO III.07 ulice Pustý
DSO III.01.1 Splašková kanalizace	DSO III.07.1 Splašková kanalizace
DSO III.01.2 Rekonstrukce dešťové kanalizace	DSO III.07.2 Rekonstrukce dešťové kanalizace
DSO III.01.3 Komunikace	DSO III.07.3 Komunikace
DSO III.01.4 Věřejné osvětlení	DSO III.07.4 Splaškové kanalizační přípojky
DSO III.01.5 Přeložka inženýrských sítí	DSO III.07.5 Přeložka dešťových kanalizačních přípojek
DSO III.01.5.1 Přeložka sdělovacích kabelů	SO III.08 ulice Jámy
DSO III.01.5.2 Přeložka sloupů NN	DSO III.08.1 Splašková kanalizace
DSO III.01.6 Splaškové kanalizační přípojky	DSO III.08.2 Rekonstrukce dešťové kanalizace
DSO III.01.7 Rekonstrukce dešťových kanalizačních přípojek	DSO III.08.3 Přeložka a prodloužení vodovodu
SO III.02 ulice Přímá	DSO III.08.4 Komunikace
DSO III.02.1 Splašková kanalizace	DSO III.08.5 Přeložky inženýrských sítí
DSO III.02.2 Rekonstrukce dešťové kanalizace	DSO III.08.5.1 Přeložka plynu
DSO III.02.3 Komunikace	DSO III.08.5.2 Přeložka oplocení
DSO III.02.4 Věřejné osvětlení	DSO III.08.5.3 Přeložka kabelu NN
DSO III.02.5 Přeložka sdělovacího kabelu	DSO III.08.6 Splaškové kanalizační přípojky
DSO III.02.6 Splaškové kanalizační přípojky	DSO III.08.7 Rekonstrukce dešťových kanalizačních přípojek
DSO III.02.7 Rekonstrukce dešťových kanalizačních přípojek	SO III.09 ulice Zájezdní
SO III.03 ulice Ztracená	DSO III.09.1 Splašková kanalizace
DSO III.03.1 Splašková kanalizace	DSO III.09.2 Rekonstrukce dešťové kanalizace
DSO III.03.2 Komunikace	DSO III.09.3 Rekonstrukce vodovodu
DSO III.03.3 Přeložka inženýrských sítí	DSO III.09.4 Komunikace
DSO III.03.3.1 Přeložka sdělovacích kabelů	DSO III.09.5 Přeložky inženýrských sítí
DSO III.03.3.2 Přeložka kabelů NN	DSO III.09.5.1 Přeložka plynu
DSO III.03.4 Rekonstrukce dešťové kanalizace	DSO III.09.5.2 Přeložka sdělovacích kabelů
DSO III.03.5 Rekonstrukce vodovodu	DSO III.09.6 Splaškové kanalizační přípojky
DSO III.03.6 Splaškové kanalizační přípojky	DSO III.09.6.1 Rekonstrukce dešťových kanalizačních přípojek
DSO III.03.7 Rekonstrukce dešťových kanalizačních přípojek	SO III.10 ulice Pražská za mostem
SO III.04 ulice Rušná	DSO III.10.1 Splašková kanalizace
DSO III.04.1 Splašková kanalizace	DSO III.10.2 Rekonstrukce vodovodu
DSO III.04.2 Rekonstrukce dešťové kanalizace	DSO III.10.3 Obnova povrchu - soudast kanalizace
DSO III.04.3 Rekonstrukce vodovodu	DSO III.10.4 Přeložky inženýrských sítí
DSO III.04.4 Komunikace	DSO III.10.4.1 Přeložka plynu
DSO III.04.5 Přeložka sdělovacích kabelů	DSO III.10.4.2 Přeložka sdělovacích kabelů
DSO III.04.6 Splaškové kanalizační přípojky	DSO III.10.4.3 Přeložka VO
DSO III.04.7 Rekonstrukce dešťových kanalizačních přípojek	DSO III.10.5 Splaškové kanalizační přípojky
SO III.05 ulice Vratná	SO III.11 ulice Prácheňská
DSO III.05.1 Splašková kanalizace	DSO III.11.1 Splašková kanalizace
DSO III.05.2 Rekonstrukce dešťové kanalizace	DSO III.11.2 Rekonstrukce dešťové kanalizace
DSO III.05.3 Komunikace	DSO III.11.3 Přeložka vodovodu
DSO III.05.4 Přeložka plynu	DSO III.11.4 Komunikace
DSO III.05.5 Splaškové kanalizační přípojky	DSO III.11.5 Splaškové kanalizační přípojky
DSO III.05.6 Rekonstrukce dešťových kanalizačních přípojek	SO III.12 ulice Vzhledná
SO III.06 ulice Za vodojemem	DSO III.12.1 Splašková kanalizace
DSO III.06.1 Splašková kanalizace	DSO III.12.2 Rekonstrukce dešťové kanalizace
DSO III.06.2 Rekonstrukce dešťové kanalizace	DSO III.12.3 Rekonstrukce vodovodu
DSO III.06.3 Přeložka vodovodu	DSO III.12.4 Komunikace
DSO III.06.4 Komunikace	DSO III.12.5 Splaškové kanalizační přípojky
DSO III.06.5 Přeložka sdělovacích kabelů	DSO III.12.6 Rekonstrukce dešťových kanalizačních přípojek
DSO III.06.6 Splaškové kanalizační přípojky	SO III.13 ulice Ú smýčky
DSO III.06.7 Rekonstrukce dešťových kanalizačních přípojek	DSO III.13.1 Rekonstrukce dešťové kanalizace
SO III.13 ulice Ú smýčky	DSO III.13.2 Přeložky inženýrských sítí
DSO III.13.1 Splašková kanalizace	DSO III.13.2.1 Přeložka nadzemních kabelů NN a VO
DSO III.13.2 Přeložky inženýrských sítí	DSO III.13.3 Rekonstrukce dešťových kanalizačních přípojek
DSO III.13.2.1 Přeložka nadzemních kabelů NN a VO	
DSO III.13.3 Rekonstrukce dešťových kanalizačních přípojek	

OBJEKTY PODLEŽAJÍCÍ STAVĚBNÍMU POVOLENÍ
OBJEKTY POVOLENÉ ÚR

STÁVAJÍCÍ SÍTĚ	NAVRHOVANÉ SÍTĚ	LEGENDA NAVRŽENÝCH POVRCHŮ
KANALIZACE SPLAŠKOVÁ	KANALIZACE SPLAŠKOVÁ	NAVRŽENÉ ŽIVIČNÉ PLOCHY
KANALIZACE DEŠŤOVÁ	KANALIZACE DEŠŤOVÁ	NAVRŽENÉ DLÁŽĚNÉ PLOCHY - POJÍZDNÉ
VODOVOD	VODOVOD	NAVRŽENÉ DLÁŽĚNÉ PLOCHY - CHODNÍKY
PLYNOVOD NTL	ODVODNĚNÍ KOMUNIKACÍ	NAVRHOVANÉ ZATRAVNĚNÉ PLOCHY
PLYNOVOD STL	PLYNOVOD NTL	NAVRŽENÉ PLOCHY Z KAMENIVA (KAČÍREK, ŠTĚRK)
SILNOPROUD NN NADZEMNÍ	VEREJNÉ OSVĚTLENÍ + CHRÁNIČKY	OHUMISOVANÉ ZATRAVNĚNÉ PLOCHY
SILNOPROUD NN PODZEMNÍ	SILNOPROUD NN	
SILNOPROUD VN NADZEMNÍ	SĎĚLOVACÍ VĚDĚNÍ + CHRÁNIČKY	
SILNOPROUD VN PODZEMNÍ	ZAFUKOVÁNÍ STÁVAJÍCÍ KANALIZACE	
SĎĚLOVACÍ VĚDĚNÍ	VYKOPÁNÍ STÁVAJÍCÍ KANALIZACE	
VEREJNÉ OSVĚTLENÍ	TRATIVOD	
	OPLOCENÍ PŘELOŽKA	
	KOMUNIKACE	STAVBA JINĚHO INVESTORA

SO IV IV. etapa

SO IV.01 ulice Ú smýčky	SO IV.09 ulice Ševčenkova
DSO IV.01.1 Splašková kanalizace	DSO IV.09.1 Rekonstrukce splaškové kanalizace
DSO IV.01.2 Rekonstrukce dešťové kanalizace	DSO IV.09.2 Rekonstrukce dešťové kanalizace
DSO IV.01.3 Komunikace	DSO IV.09.3 Obnova povrchu - soudast kanalizace
DSO IV.01.4 Přeložky sdělovacích kabelů	DSO IV.09.4 Rekonstrukce splaškových kanalizačních přípojek
DSO IV.01.5 Splaškové kanalizační přípojky	DSO IV.09.5 Rekonstrukce dešťových kanalizačních přípojek
SO IV.02 ulice Padlíky	SO IV.10 ulice Troubská
DSO IV.02.1 Splašková kanalizace	DSO IV.10.1 Splašková kanalizace
DSO IV.02.2 Rekonstrukce dešťové kanalizace	DSO IV.10.2 Rekonstrukce dešťové kanalizace
DSO IV.02.3 Splaškové kanalizační přípojky	DSO IV.10.3 Komunikace
DSO IV.02.4 Rekonstrukce dešťových kanalizačních přípojek	DSO IV.10.4 Přeložka sdělovacích kabelů
SO IV.03 ulice Prácheňská	DSO IV.10.5 Splaškové kanalizační přípojky
DSO IV.03.1 Splašková kanalizace	DSO IV.10.6 Rekonstrukce dešťových kanalizačních přípojek
DSO IV.03.2 Rekonstrukce dešťové kanalizace	SO IV.11 ulice Skalní
DSO IV.03.3 Rekonstrukce vodovodu	DSO IV.11.1 Splašková kanalizace
DSO IV.03.4 Komunikace	DSO IV.11.2 Rekonstrukce a prodloužení dešťové kanalizace
DSO IV.03.5 Přeložka sdělovacích kabelů	DSO IV.11.3 Komunikace
DSO IV.03.6 Splaškové kanalizační přípojky	DSO IV.11.4 Rekonstrukce vodovodu
DSO IV.03.7 Rekonstrukce dešťových kanalizačních přípojek	DSO IV.11.5 Přeložky inženýrských sítí
SO IV.04 ulice Vzhledná	DSO IV.11.5.1 Přeložka plynu
DSO IV.04.1 Splašková kanalizace	DSO IV.11.5.2 Přeložka vodovodu
DSO IV.04.2 Rekonstrukce dešťové kanalizace	DSO IV.11.5.3 Přeložka sdělovacích kabelů
DSO IV.04.3 Rekonstrukce vodovodu	DSO IV.11.5.4 Přeložka nadzemního vedení NN a VO
DSO IV.04.4 Komunikace	DSO IV.11.5.5 Přeložka kabelů VO
DSO IV.04.5 Přeložka sdělovacích kabelů	DSO IV.11.6 Splaškové kanalizační přípojky
DSO IV.04.6 Splaškové kanalizační přípojky	DSO IV.11.7 Rekonstrukce dešťových kanalizačních přípojek
DSO IV.04.7 Rekonstrukce dešťových kanalizačních přípojek	SO IV.12 ulice Křivánky
SO IV.05 ulice Vrchní	DSO IV.12.1 Dešťová kanalizace
DSO IV.05.1 Splašková kanalizace	DSO IV.12.2 Rekonstrukce vodovodu
DSO IV.05.2 Obnova povrchu - soudast kanalizace	DSO IV.12.3 Komunikace
DSO IV.05.3 Splaškové kanalizační přípojky	DSO IV.12.4 Přeložky inženýrských sítí
SO IV.06 ulice Hořtická	DSO IV.12.4.1 Přeložka sdělovacích kabelů
DSO IV.06.1 Splašková kanalizace	DSO IV.12.4.2 Přeložka kabelů NN
DSO IV.06.2 Rekonstrukce dešťové kanalizace	DSO IV.12.5 Dešťové kanalizační přípojky
DSO IV.06.3 Rekonstrukce vodovodu	SO IV.13 ulice K Berce
DSO IV.06.4 Komunikace	DSO IV.13.1 Splašková kanalizace
DSO IV.06.5 Přeložka sdělovacích kabelů	DSO IV.13.2 Dešťová kanalizace
DSO IV.06.6 Splaškové kanalizační přípojky	DSO IV.13.3 Rekonstrukce vodovodu
DSO IV.06.7 Rekonstrukce dešťových kanalizačních přípojek	DSO IV.13.4 Komunikace
SO IV.07 ulice Ostopovická	DSO IV.13.5 Přeložka kabelů VO
DSO IV.07.1 Splašková kanalizace	DSO IV.13.6 Splaškové kanalizační přípojky
DSO IV.07.2 Rekonstrukce dešťové kanalizace	DSO IV.13.7 Dešťové kanalizační přípojky
DSO IV.07.3 Rekonstrukce vodovodu	SO IV.14 ulice Mlýnská
DSO IV.07.4 Komunikace	DSO IV.14.1 Splašková kanalizace
DSO IV.07.5 Přeložka sdělovacích kabelů	DSO IV.14.2 Dešťová kanalizace
DSO IV.07.6 Splaškové kanalizační přípojky	DSO IV.14.3 Vodovod
DSO IV.07.7 Rekonstrukce dešťových kanalizačních přípojek	DSO IV.14.4 Komunikace
DSO IV.07.8 Ochrana kabelu NN	DSO IV.14.5 Věřejné osvětlení
DSO IV.07.9 Ochrana kabelu NN	DSO IV.14.6 Přeložka sdělovacích kabelů
DSO IV.08.1 Splašková kanalizace	DSO IV.14.7 Splaškové kanalizační přípojky
DSO IV.08.2 Vodovod	DSO IV.14.8 Dešťové kanalizační přípojky
DSO IV.08.3 Komunikace	SO IV.15 ulice Rebokova
DSO IV.08.4 Přeložka sdělovacích kabelů	DSO IV.15.1 Splašková kanalizace
DSO IV.08.5 Dešťová kanalizace	DSO IV.15.2 Dešťová kanalizace
DSO IV.08.6 Splaškové kanalizační přípojky	DSO IV.15.3 Vodovod
DSO IV.08.7 Dešťové kanalizační přípojky	DSO IV.15.4 Komunikace
	DSO IV.15.5 Věřejné osvětlení
	DSO IV.15.6 Splaškové kanalizační přípojky
	DSO IV.15.7 Dešťové kanalizační přípojky

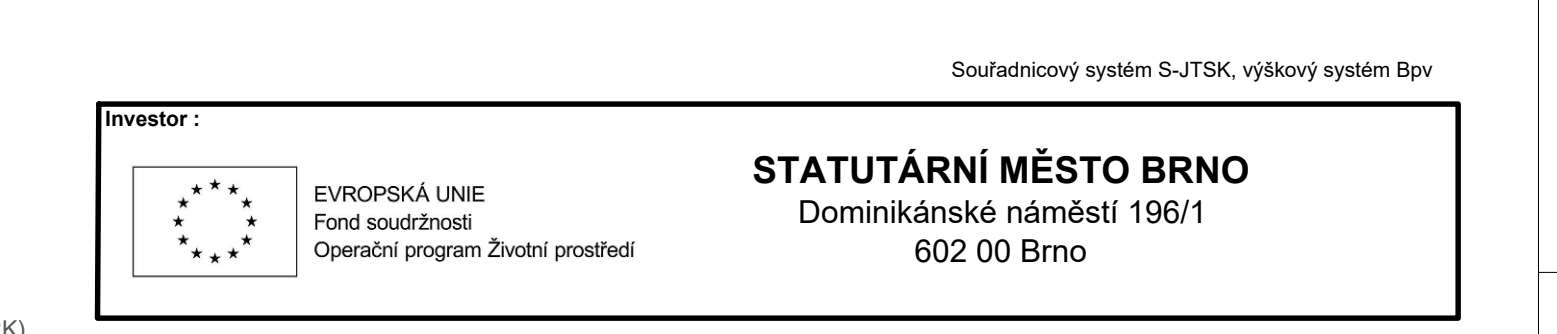

Investor: STATUTÁRNÍ MĚSTO BRNO
Dominikánské náměstí 196/1
602 00 Brno

Zhotovitel: Valbek, spol. s r.o., středisko Ústí
Děčínská 717/21
400 03 Ústí nad Labem

HIP: Ing. Jaromír Drašar

Vypracoval: Ing. Lucie Krupčíková
Zodp. projektant: Ing. Lucie Krupčíková
Tech. kontrola: Ing. Jaromír Drašar

Zak. číslo: 15UL01013
Datum: 03/2017
Stupeň: DSP/PDPS
Počet formátů: 8 x A4
Měřítko: 1:500
Č. přílohy: Paré

Příloha: KOORDINAČNÍ SITUACE Č.7

Č.8